


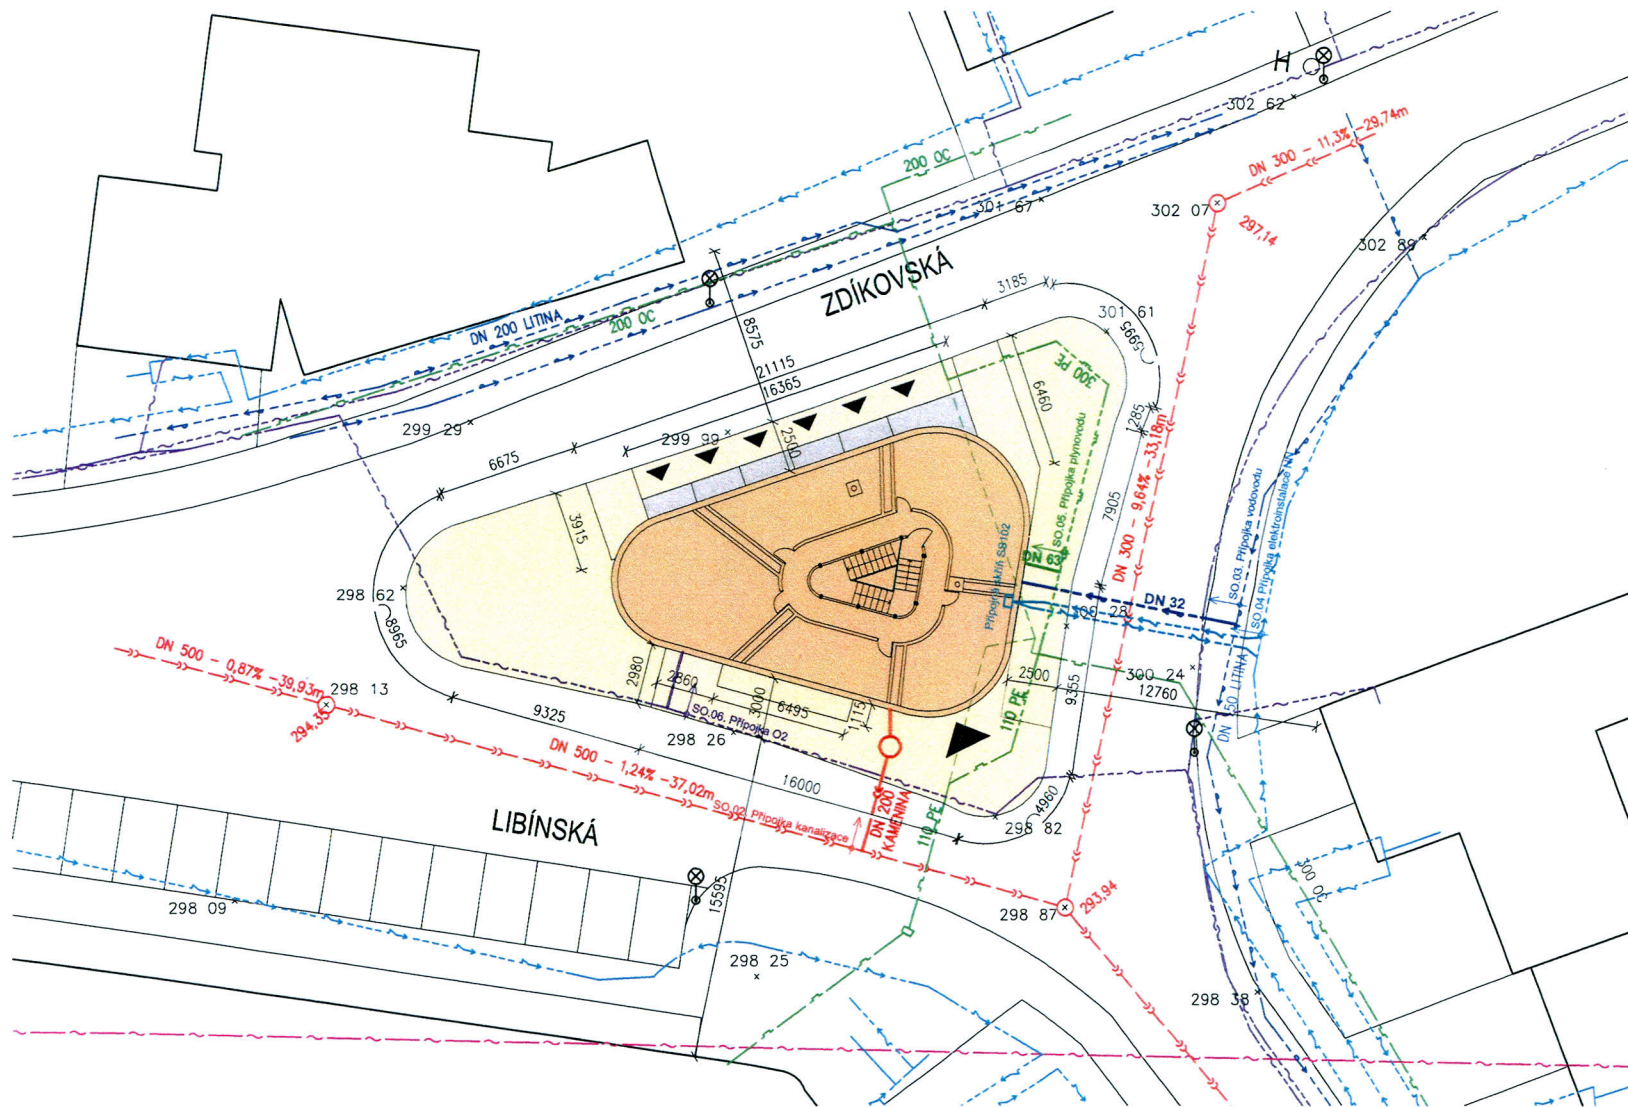

LEGENDA SÍTÍ

- VODOVOD
- PLYN
- KANALIZACE
- PŘELOŽKA PLYNU
- NÁVRH VODOVODNÍ PŘÍPOJKY
- NÁVRH PŘÍPOJKY KANALIZACE
- TELEFONICA O2
- NÁVRH PŘÍPOJKY TELEFONICA O2
- NÁVRH PŘÍPOJKY PLYNU
- RADIOVÉ SÍTĚ TELEFONICA O2
- ZRUŠENÝ PLYNOVOD
- STÁVAJÍCÍ VEDENÍ NN
- NÁVRH PŘÍPOJKY NN


LEGENDA VYUŽITÍ PLOCH

- ZASTAVĚNÉ PLOCHY - 202m²
- STÁVAJÍCÍ ÚČELOVÉ KOMUNIKACE
- PLOCHY ZELENĚ - 176m²
- CHODNÍKY - 155m²
- PARKOVIŠTĚ OA - 82m²
- HO HYDRANT
- VEŘEJNÉ OSVĚTLENÍ
- 290 00* VÝŠKOVÉ ZAMĚŘENÍ

± 0,000 = 299,14 m.n.m.

POPIS ZÁJMOVÉHO ÚZEMÍ:

- k.ú. Praha - Smíchov 729051
- parcelní číslo 4261/170

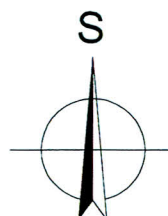

AKCE: NOVOSTAVBA BYTOVÉHO DOMU ul. LIBÍNSKÁ			EuroCompact	
INVESTOR: ING. JAN ČÁPEK Na Bělidle 1, 370 08 České Budějovice		ING. KATEŘINA PREJZKOVÁ Havlíčkovo náměstí 328/6 130 00 Praha 3		FORMÁT: 2xA4
ZPRACOVATEL: EUROCOMPACT s.r.o., Palackého 64, 393 01 Pelhřimov IČ: 608 50 736				MĚŘÍTKO: 1:250
ZODP.PROJEKTANT	KONTROLOVAL	KRESLIL	DATUM: 11/2010	STUPEŇ PD: DUR
ING. STANISLAV JAREŠ	ING. TOMÁŠ LEHRL	ING. JIŘÍ JIRKŮ	PROFESE: -	STAV.OBJEKT: -
NÁZEV VÝKRESU: KOORDINAČNÍ SITUACE			Č.VÝKRESU: PARÉ	D.